

# Brandschutzplan



## Behälter (Inhalt aus R+I Schema)

32B1 20m³	34B1 Destillation
32B2 20m³	34B2 10m³
32B3 20m³	34B3 10m³
33B1 20m³	35B1 Destillation
33B2 20m³	35B2 10m³
33B3 20m³	35B3 10m³
33B4 20m³	35B4 10m³

## Brandschutztüren

Nr.	Anforderung	Feststellanlage
1	T30-RS	
2	T30-RS	X
3	T30	
4	T30	
5	T30-RS	

## Lage des Gebäudes im Lageplan

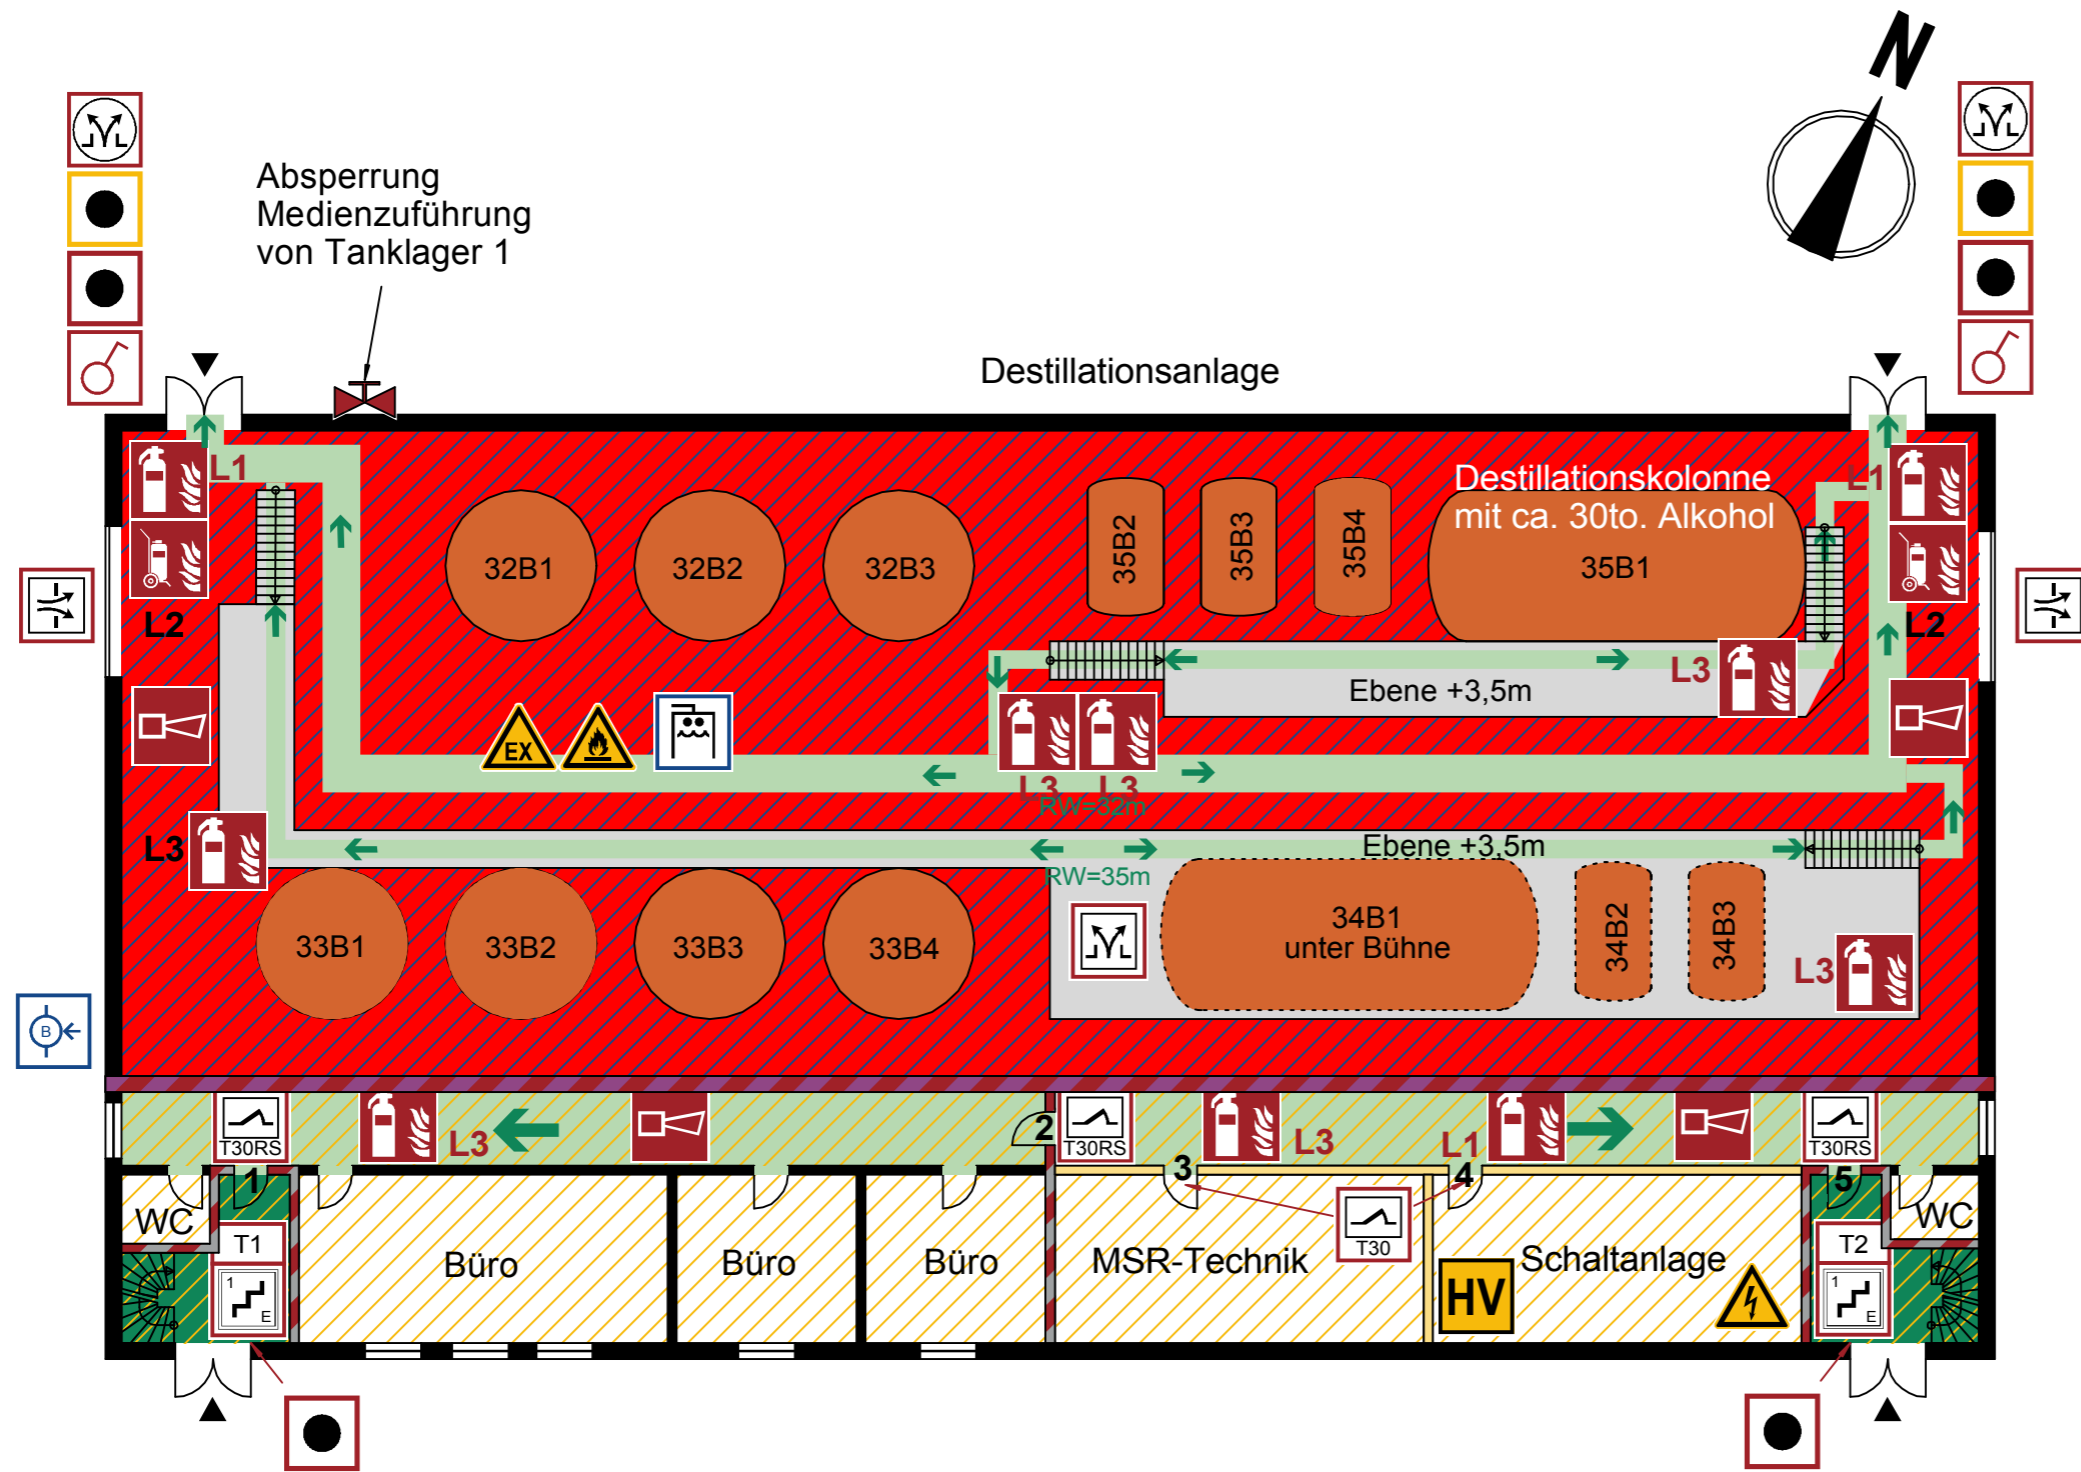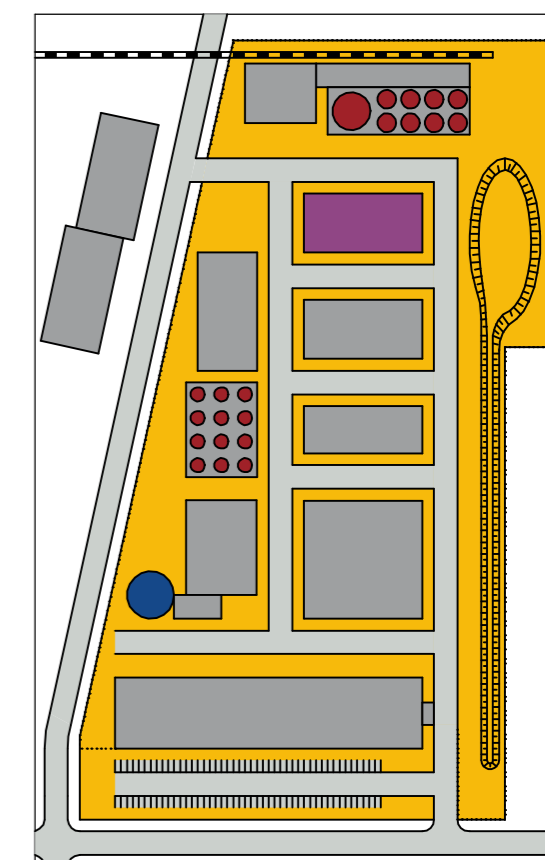

Legende: \* Klassifizierung nach DIN 4102 bzw. DIN 13501-1/-2-3

	BW = Brandwand* REI90+M		Raum besonderer Brandgefahr		Fluchtwegrichtung		Alarmsignal Gebäuderäumung		L1 Feuerlöscher: Pulver 12kg ABC 55A 233B (15LE)		Warnung vor elektrischer Spannung
	fb = feuerbeständig* = REI90		Löschanlage		T1 Treppenraum mit Feuerwiderstand erreichbare Geschosse		Löschwasser-Einspeiseeinrichtung Anschluss B		L2 fahrbarer Feuerlöscher: 50kg ABC		Warnung vor feuergefährlichen Stoffen
	fh = feuerhemmend* = REI30		Brandmeldeanlage		Zuluftöffnung, manuell für Rauch- und Wärmeabzug		Schaum-Löschanlage		L3 Feuerlöscher: CO2 5kg 89B		Warnung vor explosionsfähiger Atmosphäre
	Notwendige Treppe / notwendiger Treppenraum		Feuerschutztür T30		Rauch- und Wärmeabzugs- einrichtung -Bedienstelle		Löschanlage, Auslösung		Anlagen Not-Aus		Elektro-Hauptverteilung
	Notwendige Flur / Fluchtweg		Feuerschutztür T30 mit Rauchschutz		Rauch- und Wärmeabzugs- einrichtung		Handfeuermelder, Feuerwehr		Absperrung Medien		

Objekt: BHE Chemie  
Anlagenstr. 1; 99999 Errichterdtadt

Gebäude: Destillation  
Stand: 26.08.2017  
Geschoss: Erdgeschoss  
Plan-Nr.: Musterplan 4.1

Planersteller:

**SCHÜTT**  
Brandschutzberatung  
Tornescher Weg 34  
25436 Uetersen  
Tel 04122/900854  
Fax 04122/900855  
info@brandschutzberatung-schuettt.de

Maßstab:  
1:200

